



高知県 南国市全図


工事名：大篠小学校マンホールトイレ設置工事

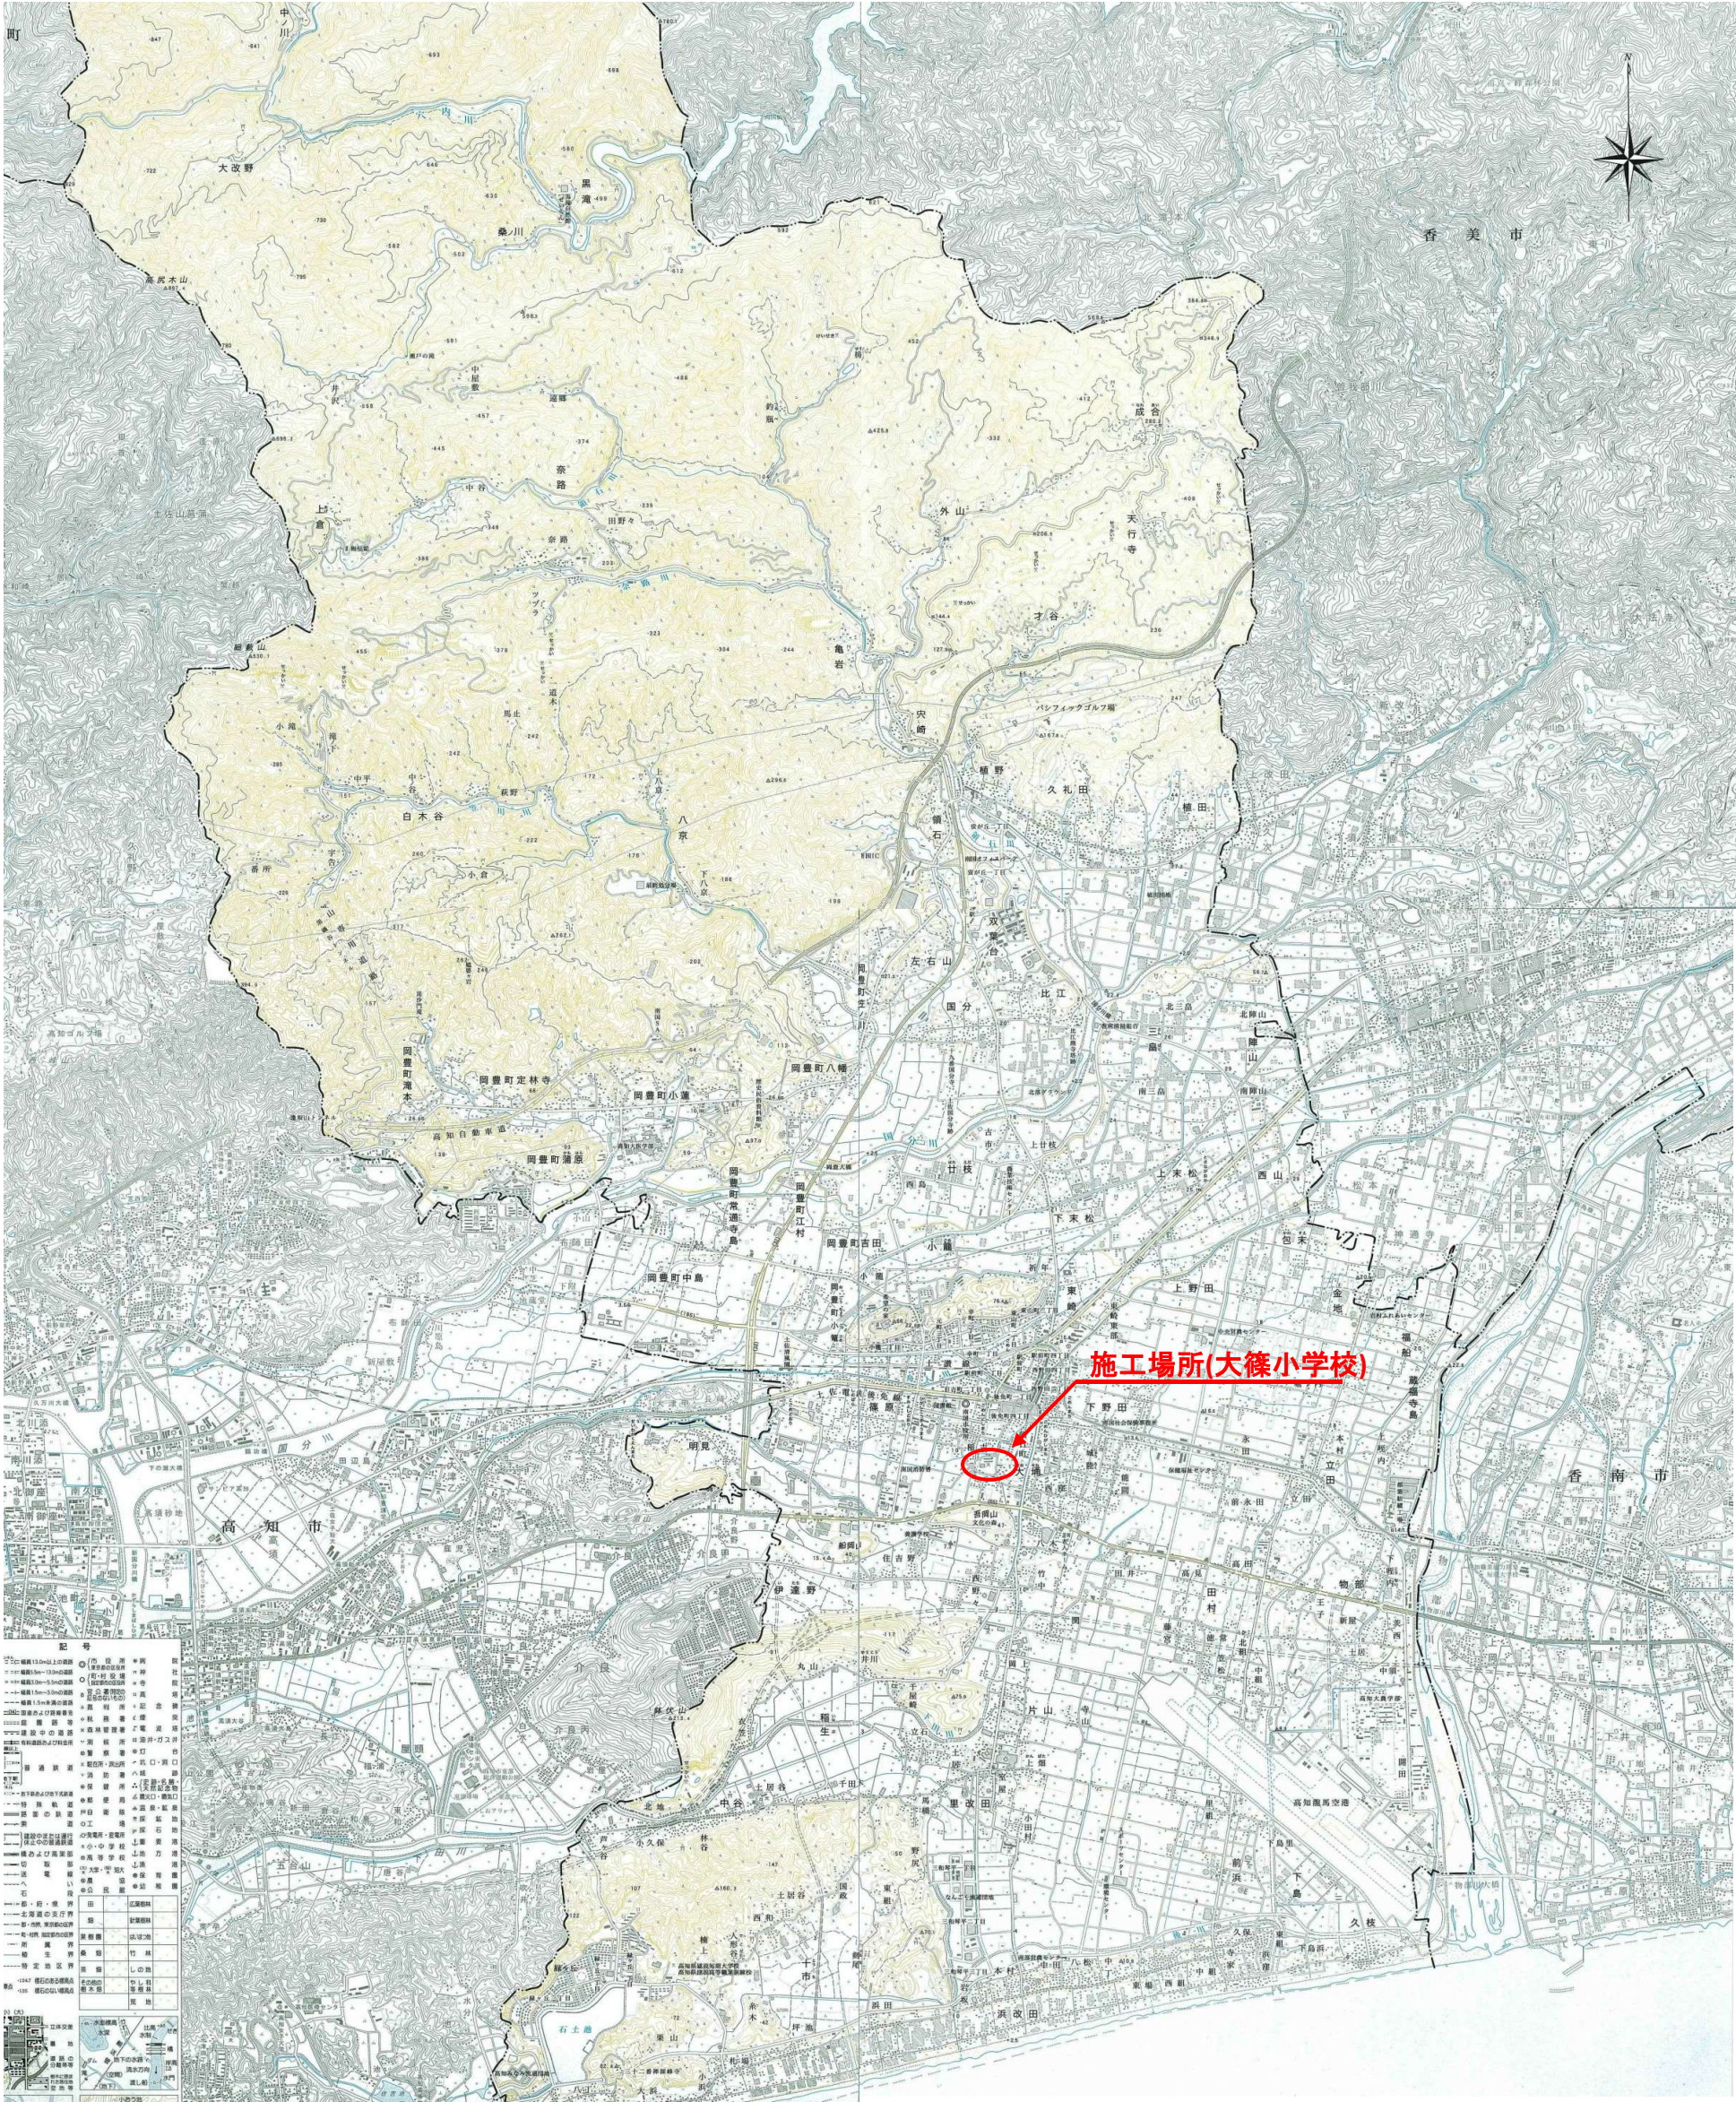


平面図 S=1:500
(大篠小学校)

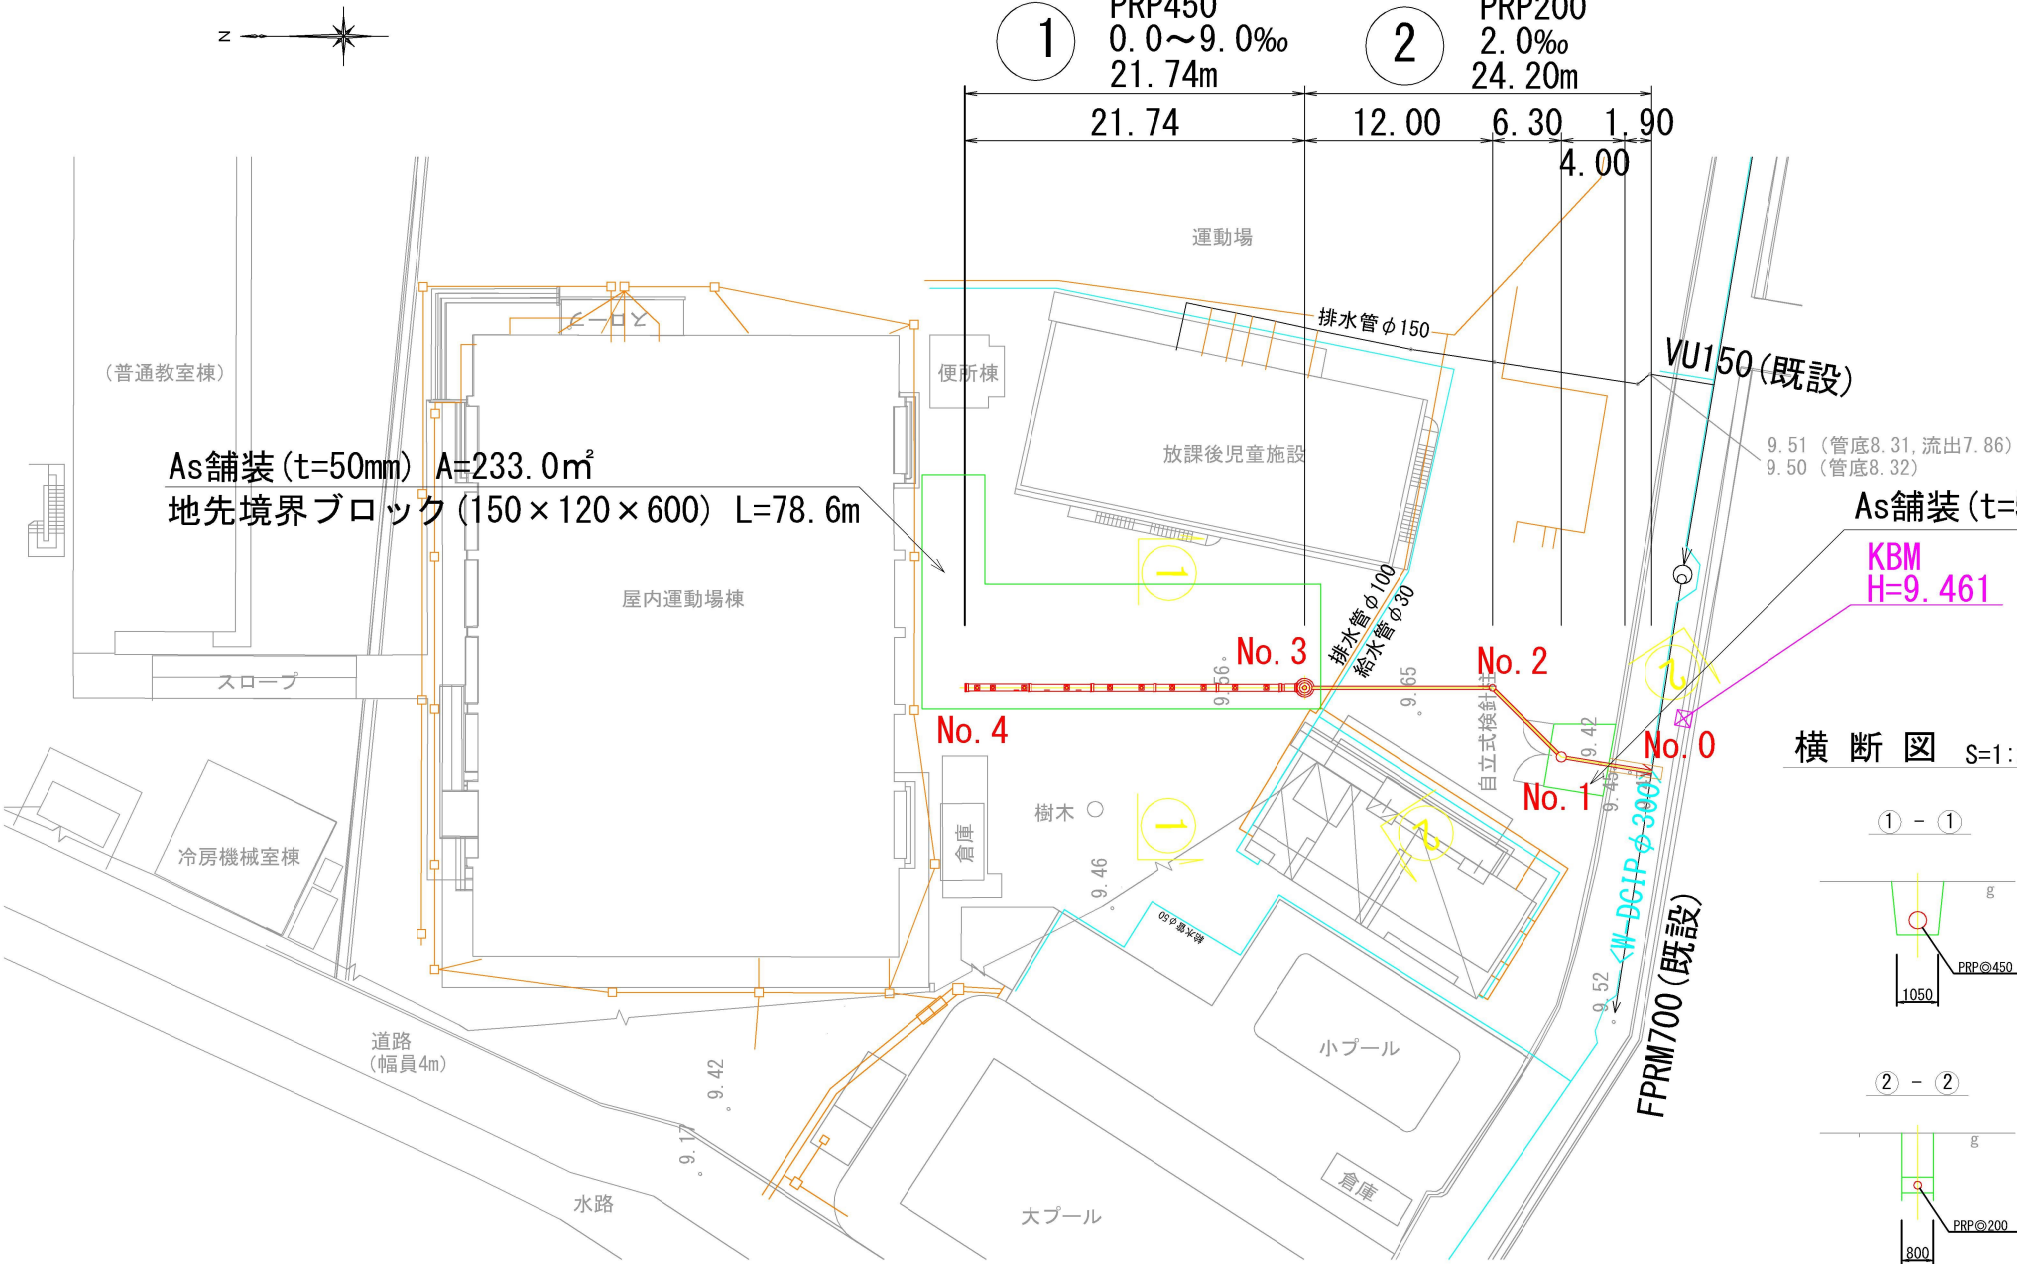

縦断面図 V=1:200
H=1:1000

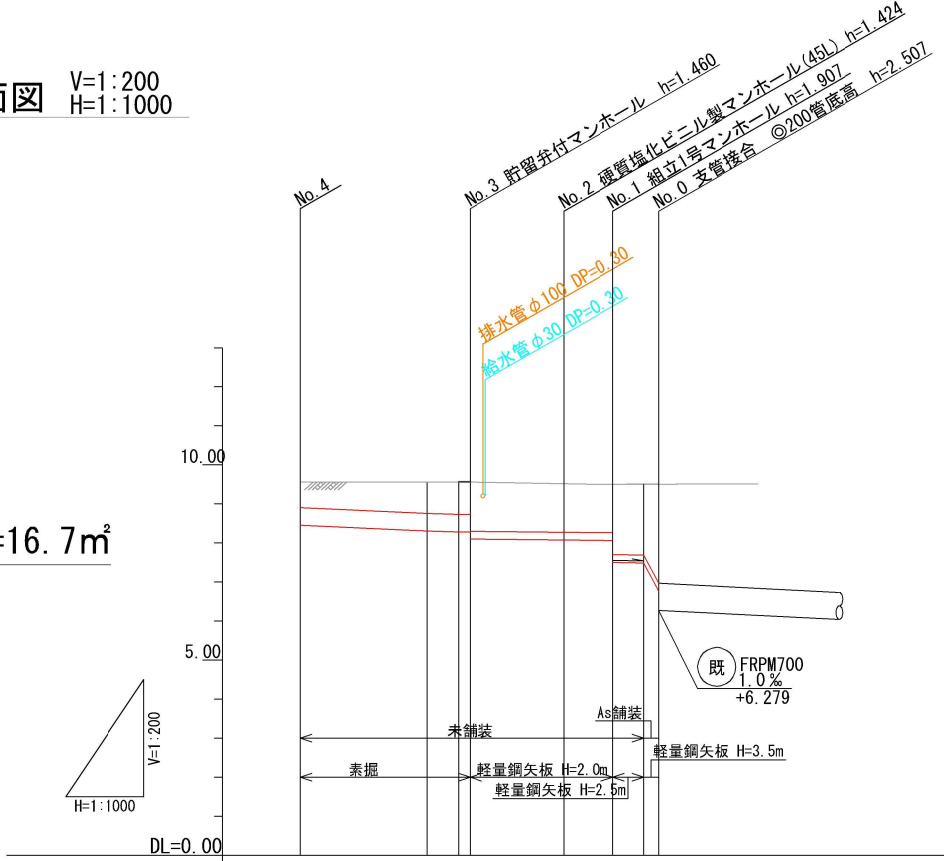


横断面図 S=1:200

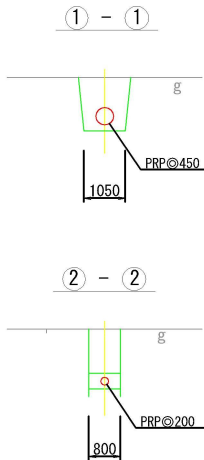


路線番号	①		②		
	PRP450	PRP200	PRP450	PRP200	
管径	9.0	5.0	0.0	2.0	
勾配	21.74	1.48	24.20		
路線距離	15.26	4.00	12.00	6.30	4.00
区間距離					1.90
地盤高	56	56	56	56	56
	9.56	9.56	9.56	9.56	9.56
土被	0.66	0.80	0.82	0.82	1.26
	0.66	0.80	0.82	0.82	1.26
管底高	8.451	8.305	8.285	8.100	8.100
	8.451	8.305	8.285	8.100	8.100
掘削深	1.26	1.41	1.43	1.56	1.56
	1.26	1.41	1.43	1.56	1.56
追加距離	45.94	29.68	25.68	24.20	24.20
	45.94	29.68	25.68	24.20	24.20
測点	No.4	No.3	No.2	No.1	No.0
	No.4	No.3	No.2	No.1	No.0


As舗装展開図 S=1:500

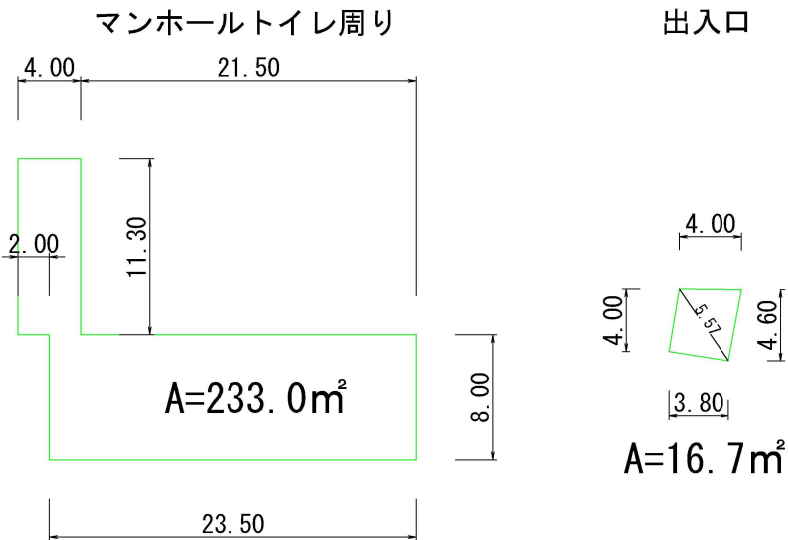

地先境界ブロック平面図 S=1:500
L=78.6m

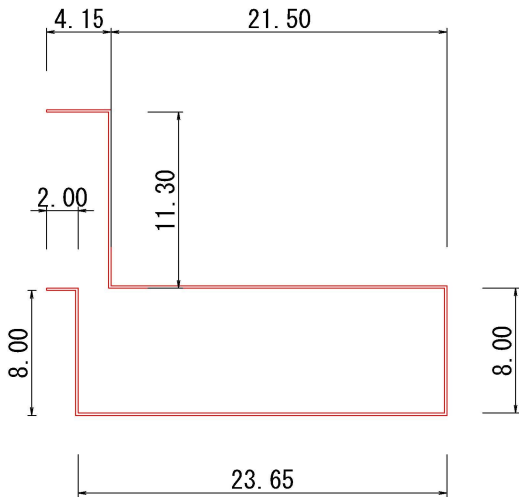

地先境界ブロック S=1:10

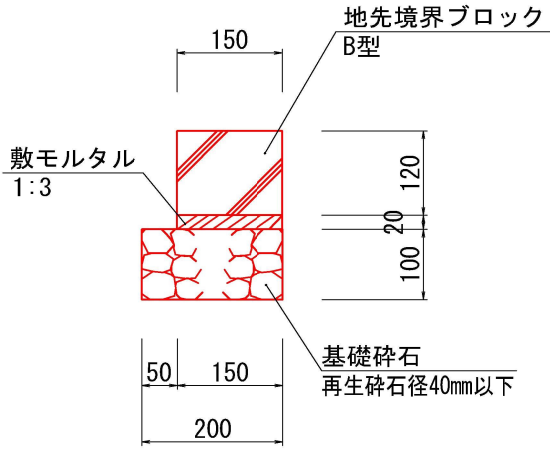

南国市			
工事名	大篠小学校マンホールトイレ設置工事		
図面名称	平面図, 縦断面図, 横断面図, 舗装展開図, 構造図	縮尺	図示
路線名			
工事箇所	南国市 大塚甲		
設計種別	実施図	図面番号	1
事務所名	南国市	図面番号	4


マンホールトイレシステム標準図

(リブ付き硬質塩化ビニル管 φ450mm)


立上り管配置図 S=1:100

(障害者用：1基・男性用：2基・女性用：6基)

平面図

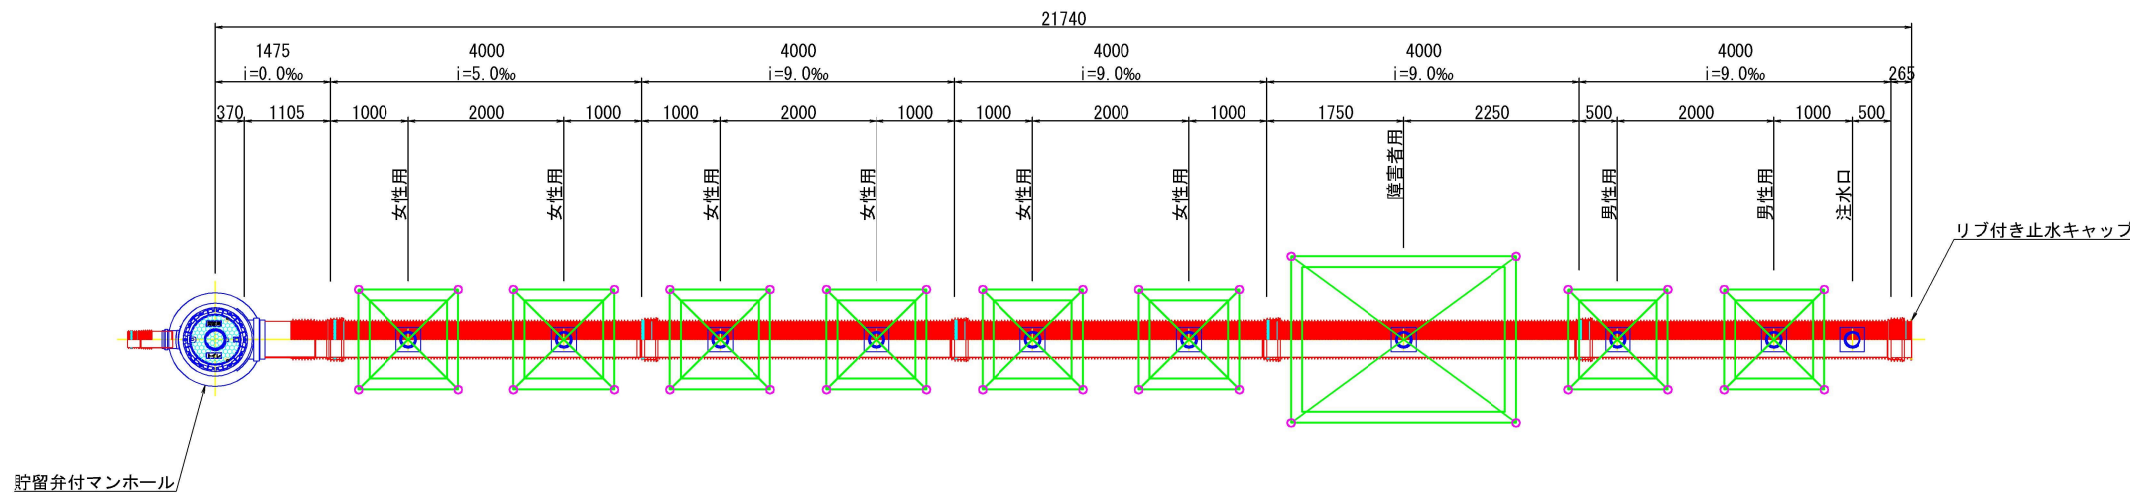


縦断図

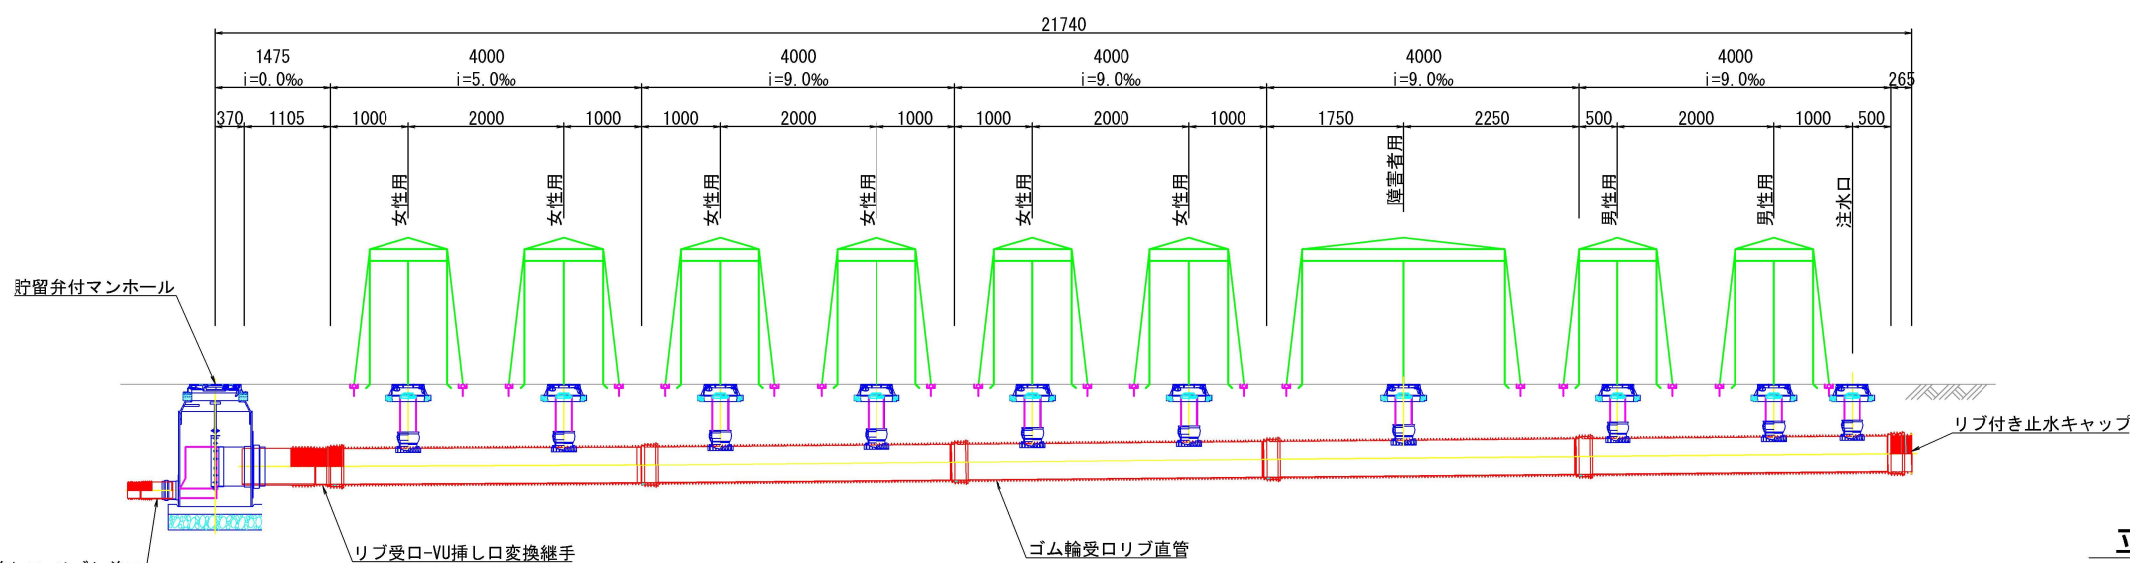


テント設置図

※テント寸法は、参考値である。

(障害者用)

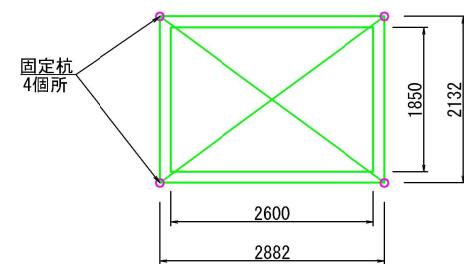


(一般用)

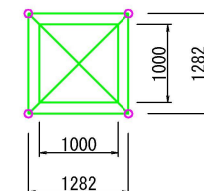


※テントの転倒防止のため、ワイヤーフック等を固定杭に固定すること。

固定杭詳細図 S=1:10

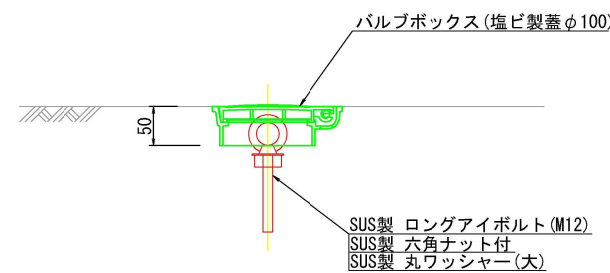


※ロングアイボルトは、モルタル等で固定すること。

土工断面図 S=1:50

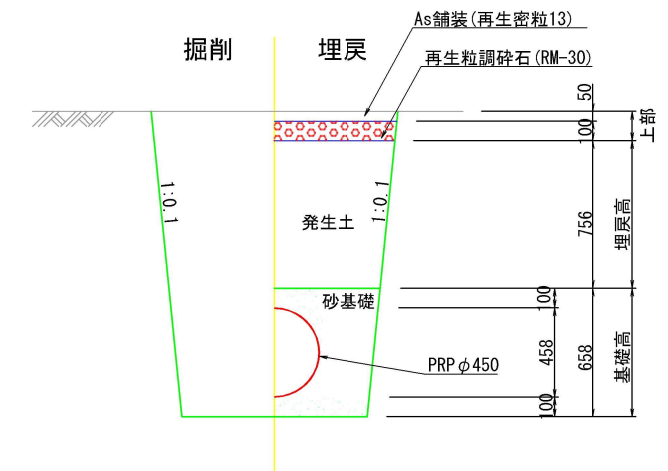


貯留弁付マンホール S=1:40

(RCP製φ900)

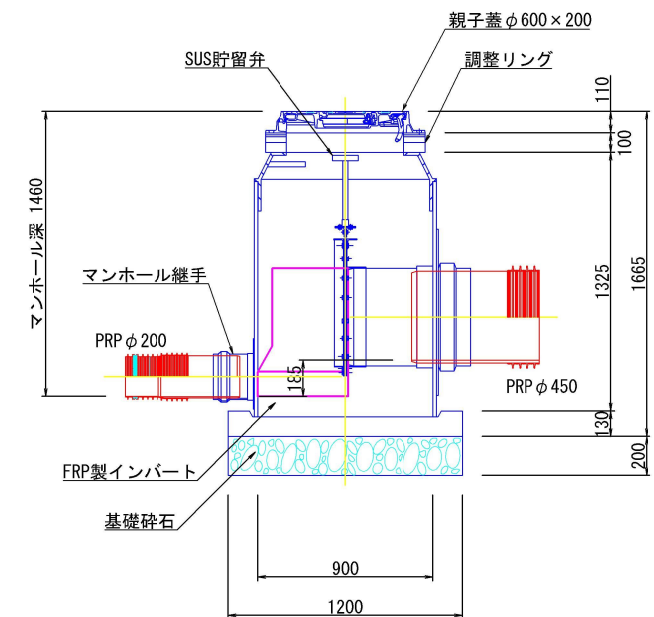


立上り管詳細図 S=1:40

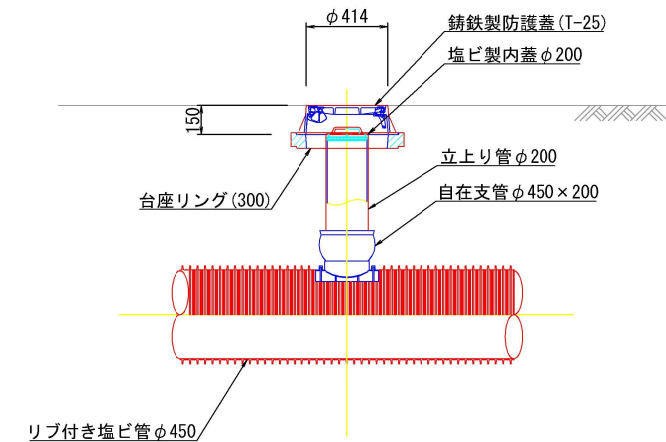


南国市			
工事名	大篠小学校マンホールトイレ設置工事		
図面名称	マンホールトイレシステム標準図	縮尺	図示
路線名			
工事箇所	南国市 大楠甲		
設計種別	実施図	図面番号	2
事務所名	南国市	図面番号	4


管布設工標準断面図

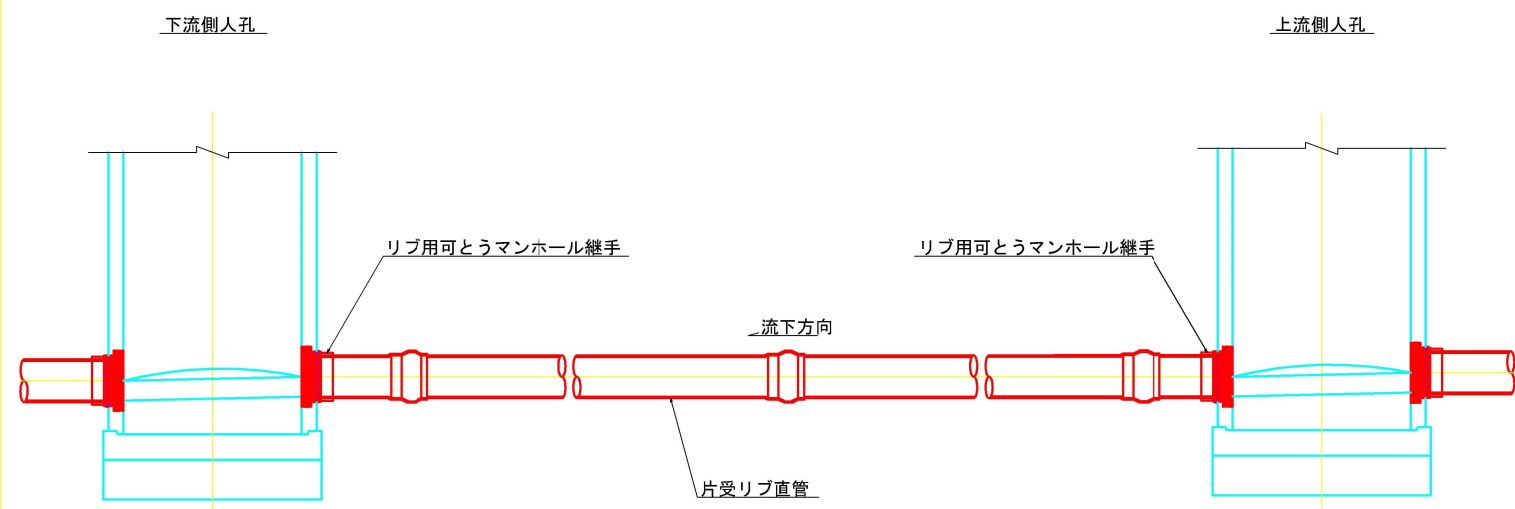


軽量鋼矢板式土留工標準図

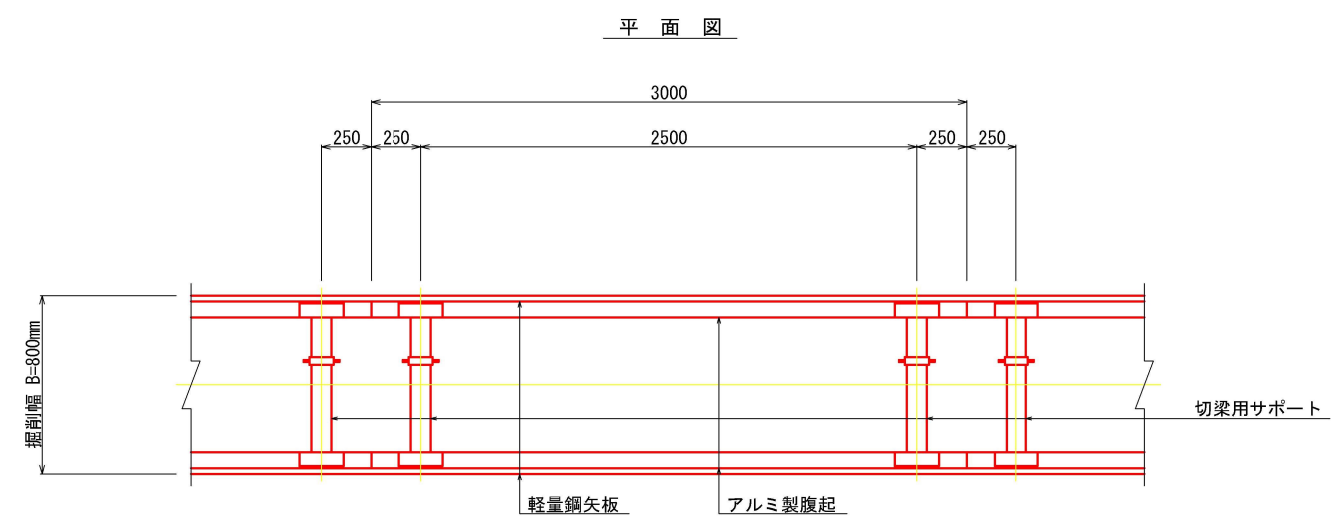

土工定規断面図

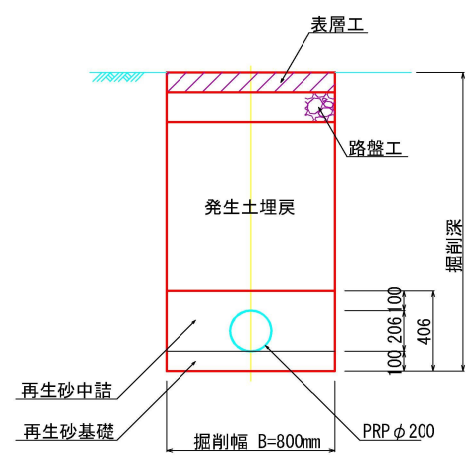


路面復旧標準図

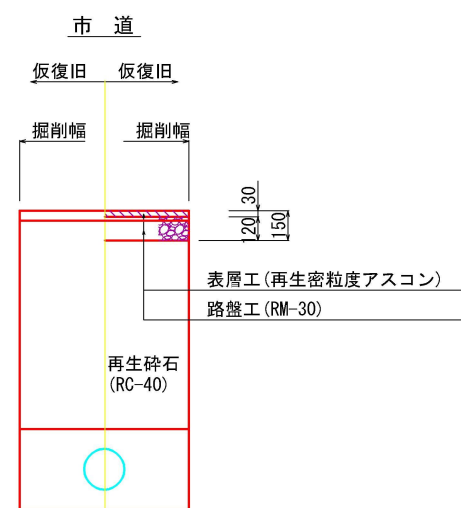


※市道築造工事の予定があるため、本工事では仮復旧までとする。

支保工 1 段

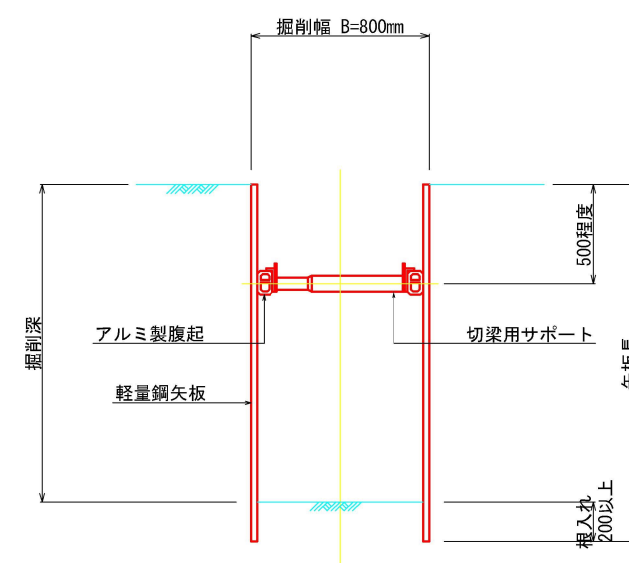

支保工 2 段

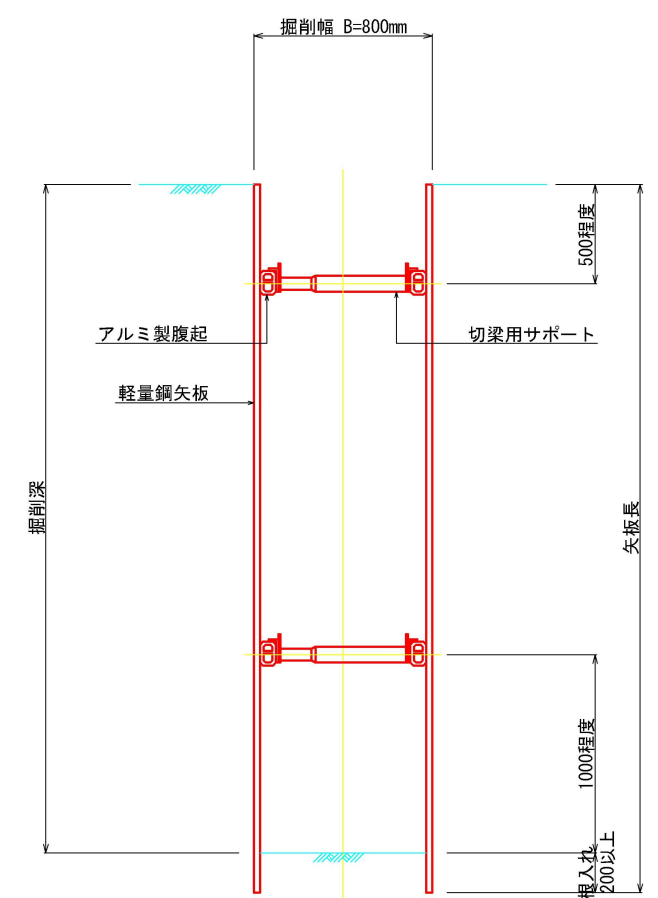



土留工一覧表 (参考)

矢板種別	掘削深 (m)	矢板長 (m)	切梁段数	摘要
軽量鋼矢板	1.500～1.800	2.00	1	
	1.801～1.999	2.50	1	
	2.000～2.300	2.50	2	
	2.301～2.800	3.00	2	
	2.801～3.300	3.50	2	
	3.301～3.500	4.00	2	
	3.501～3.800	4.00	3	



南国市

工事名	大篠小学校マンホールトイレ設置工事		
図面名称	管布設工標準図、掘削標準図、路面復旧標準図、土工標準図	縮尺	図示
路線名			
工事箇所	南国市 大楠甲		
設計種別	実施図	図番	3
事務所名	南国市	面号	4

塩ビ製小口径マンホール標準構造図 S=1:40

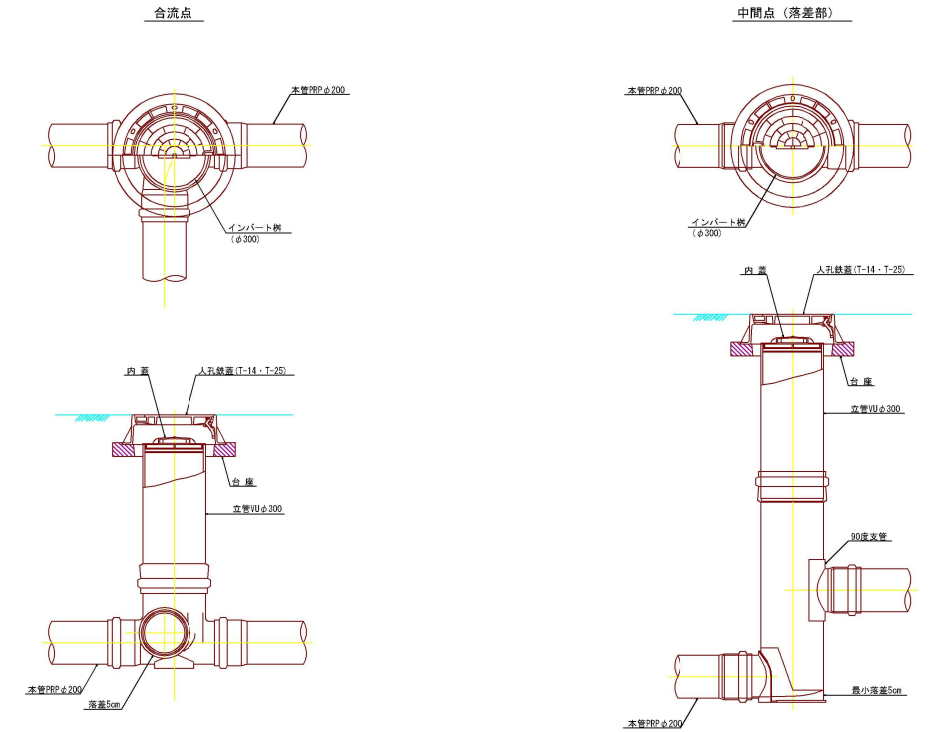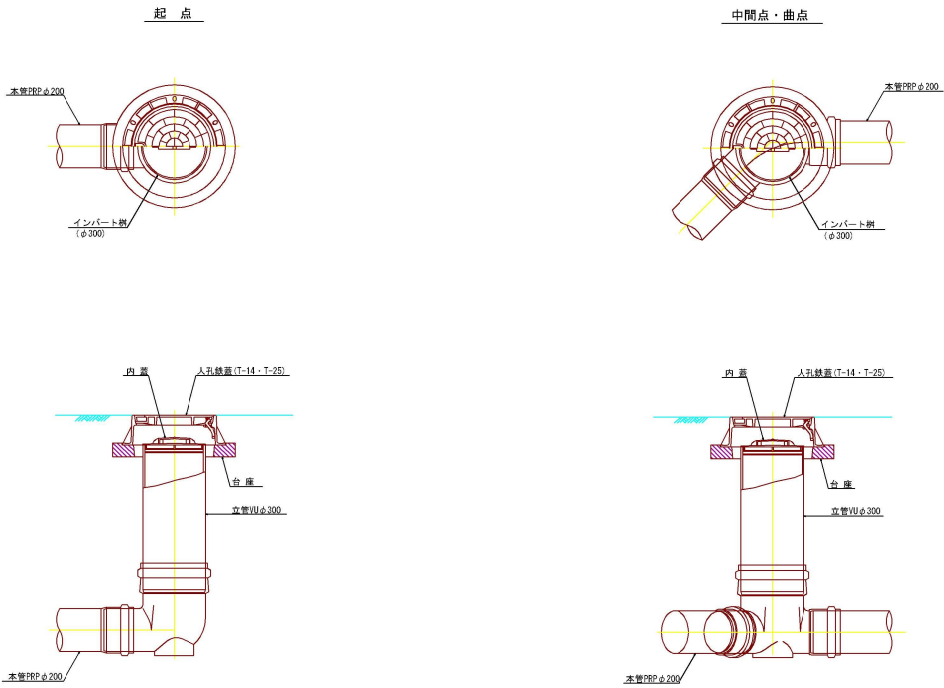

1号組立マンホール標準構造図 S=1:50

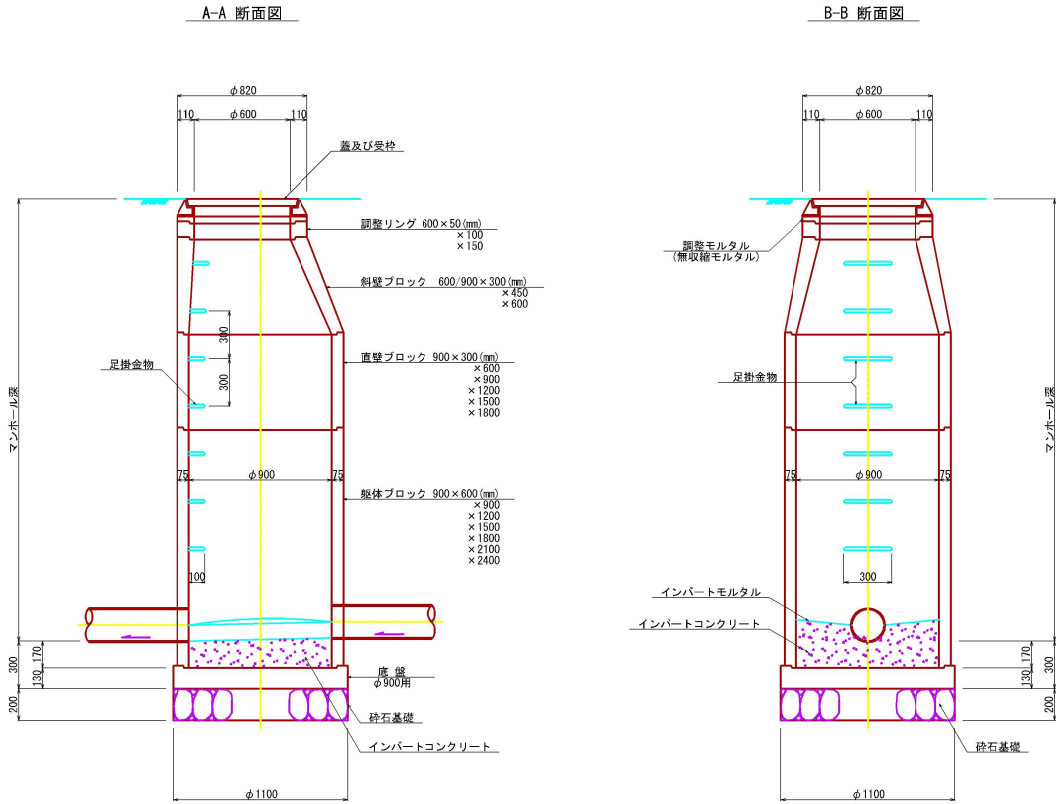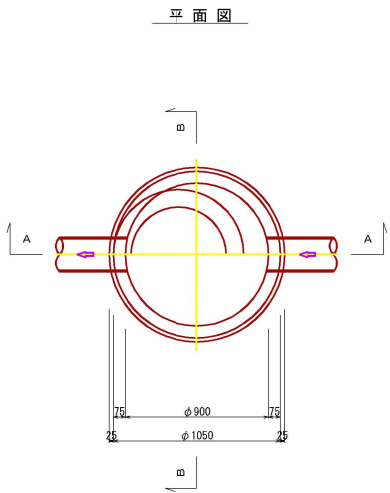

南 国 市				
工事名	大篠小学校マンホールトイレ設置工事			
図面名称	塩ビ製小口径マンホール標準構造図 1号組立マンホール標準構造図	縮尺	図	示
路線名				
工事箇所	南国市 大楠甲			
設計種別	実 施 図	図 面 番 号	4	
事務所名	南 国 市	図 面 番 号	4	