





平面図

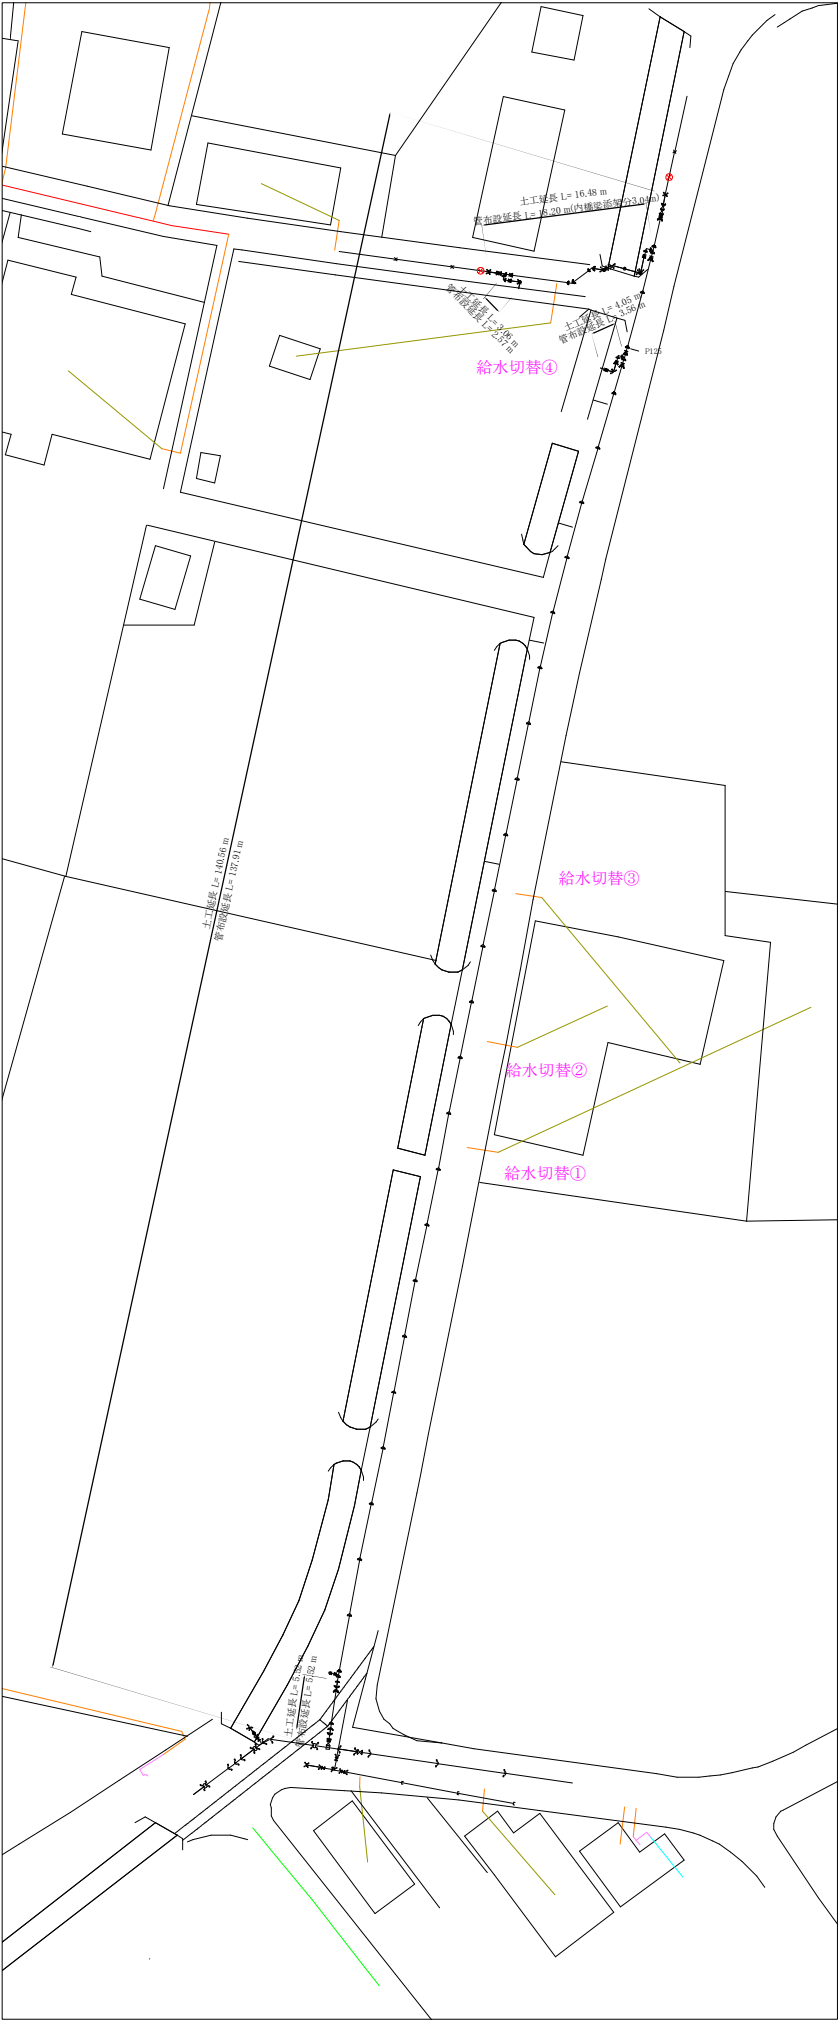


配管詳細図

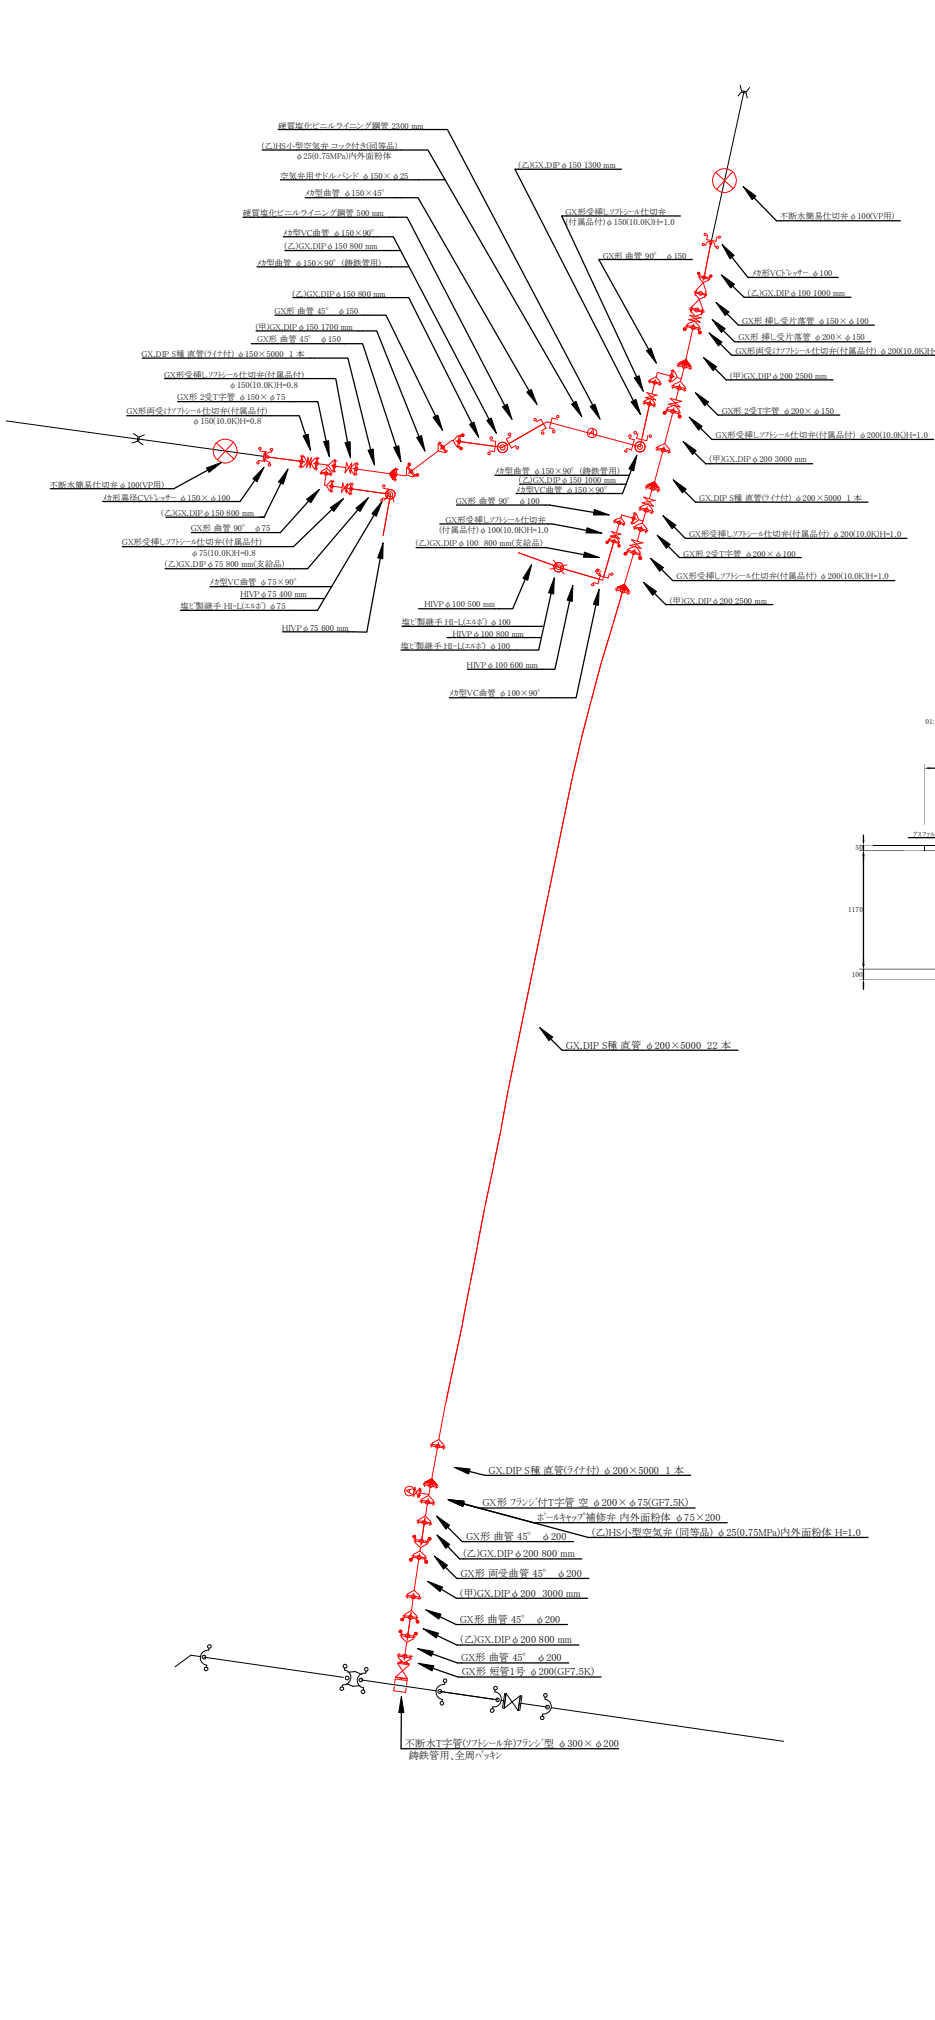

既設管撤去図

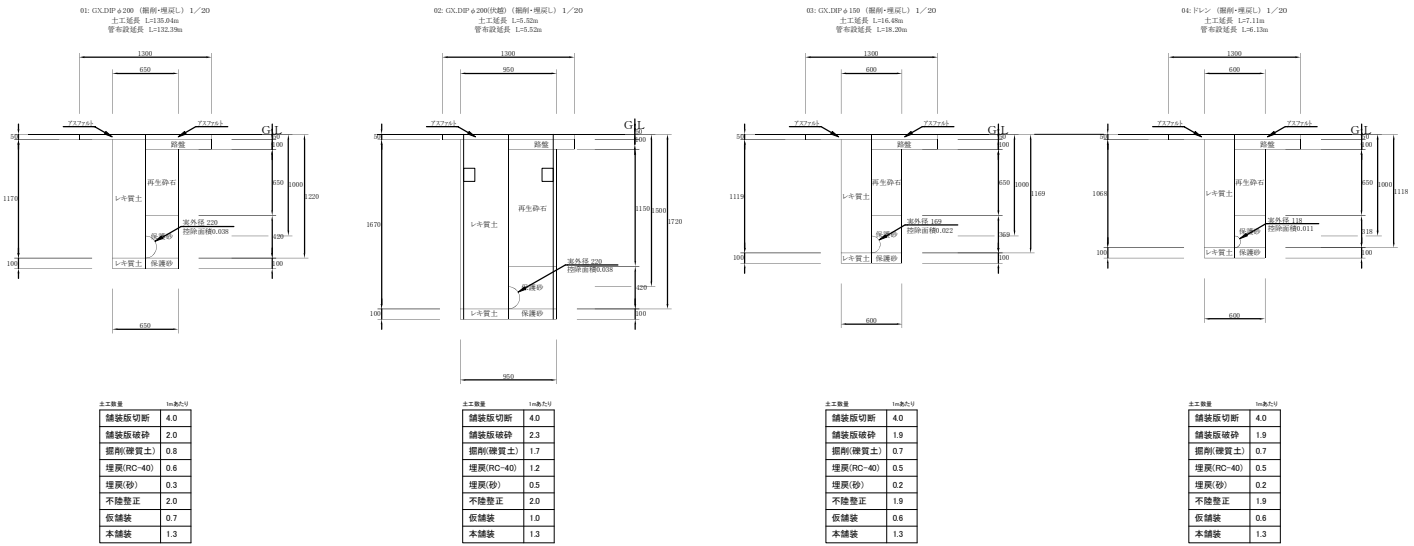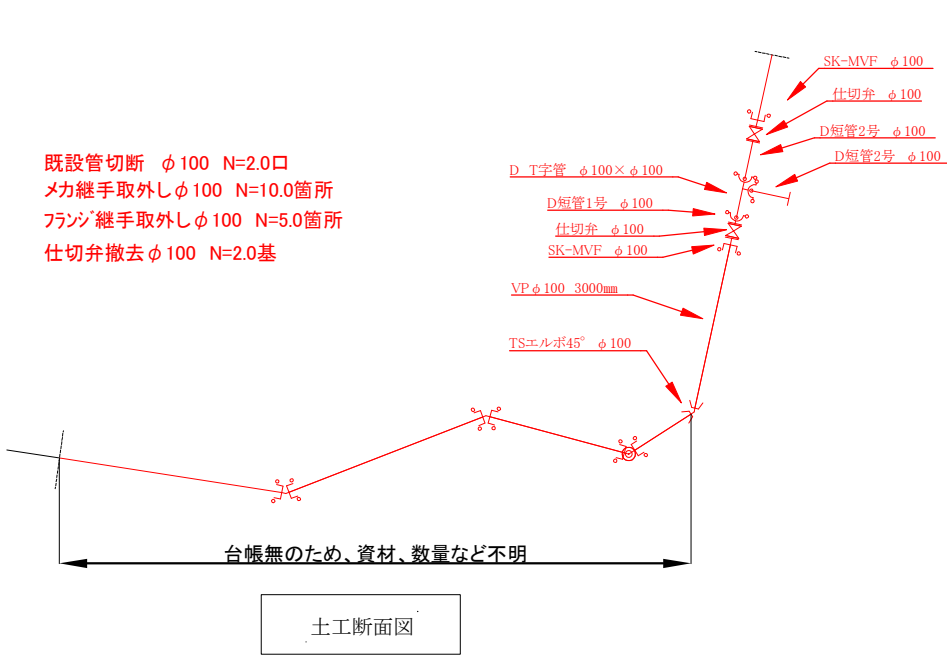

位置図

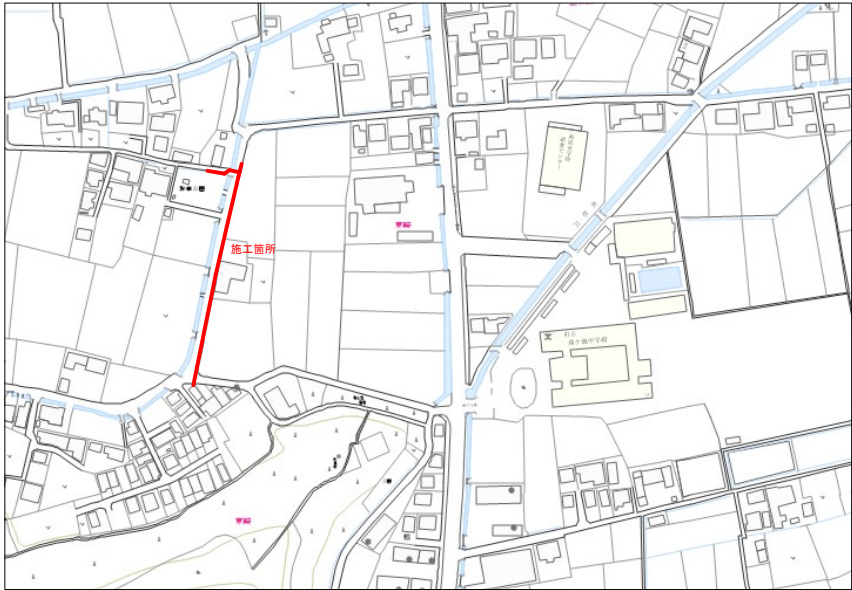

令和7年度

工事名 東崎地区配水管布設替工事

工事箇所 南国市 東崎

路線名 市道南国107号線

図面名称 平面配管図 他

図面番号 縮尺 1/100

局長 次長 係長 係員

事務所名 南国市上下水道局