



平面図

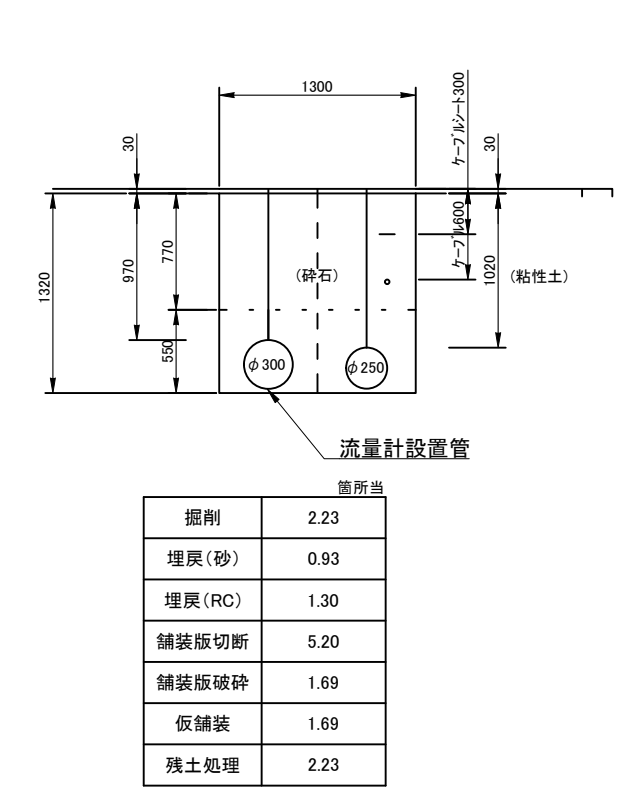


既設管断面図・試掘工
L=1.30m




計画断面図 S=1:50

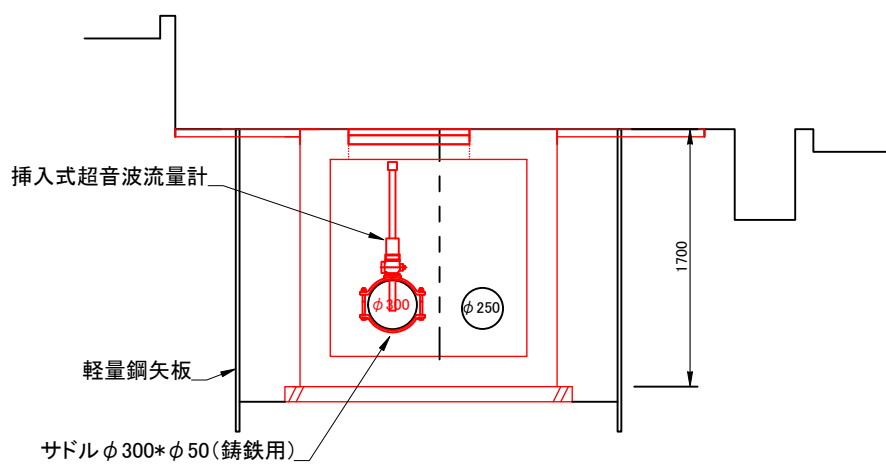


既設管路図

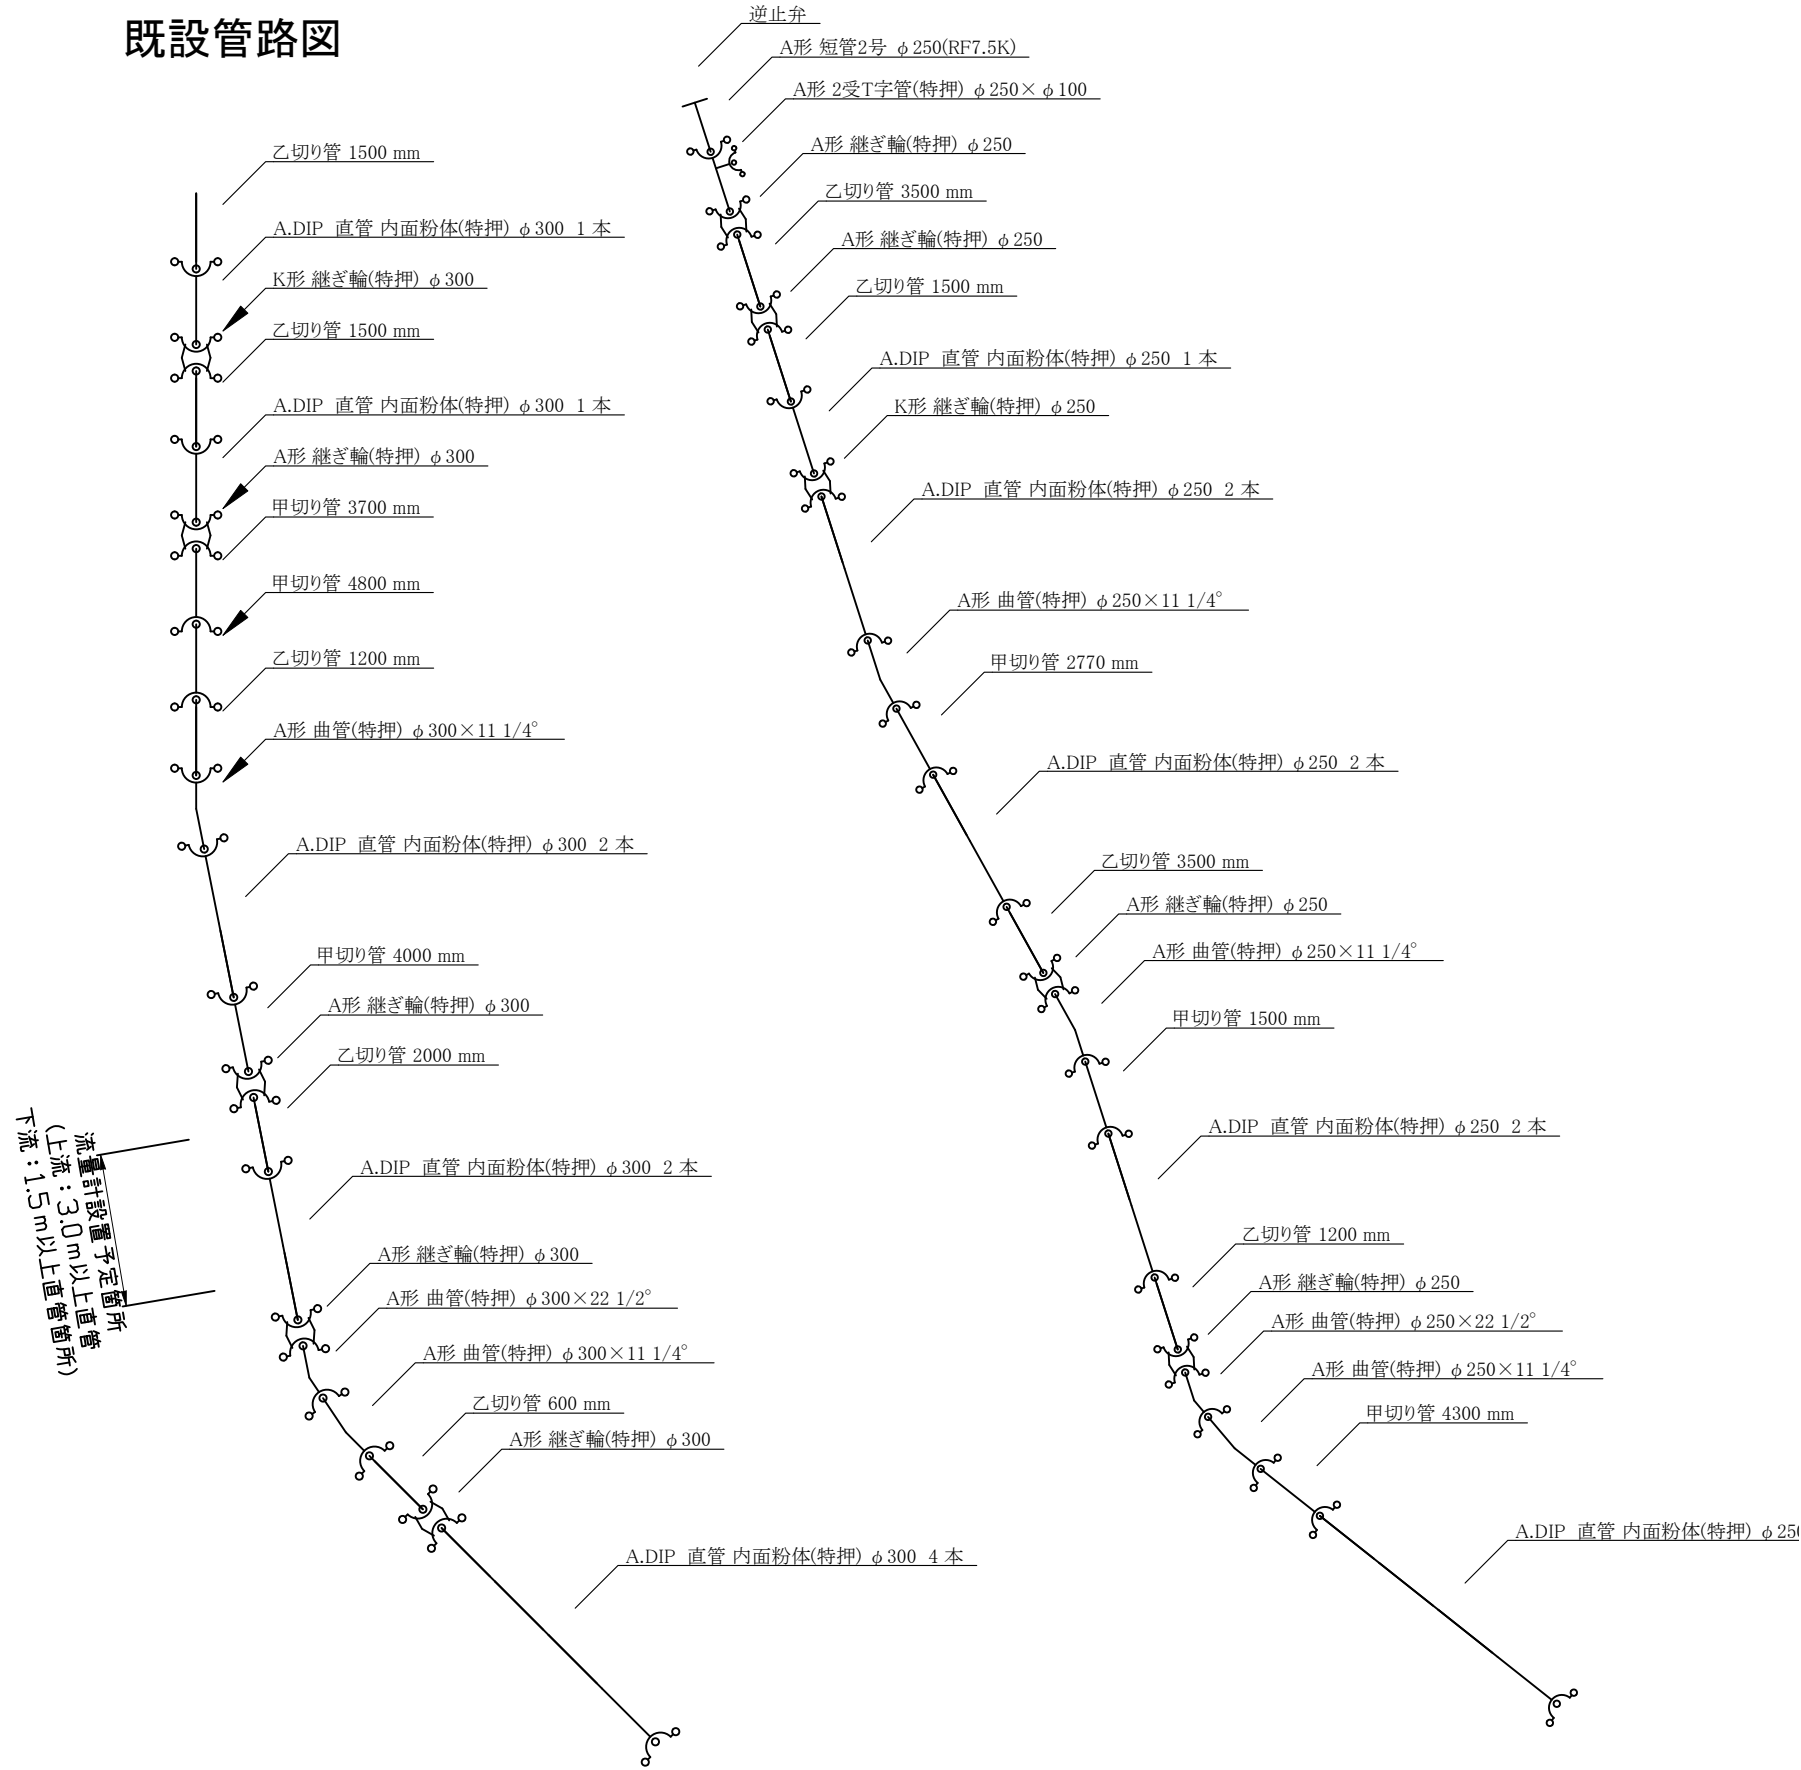


流量計室断面図 S=1:50

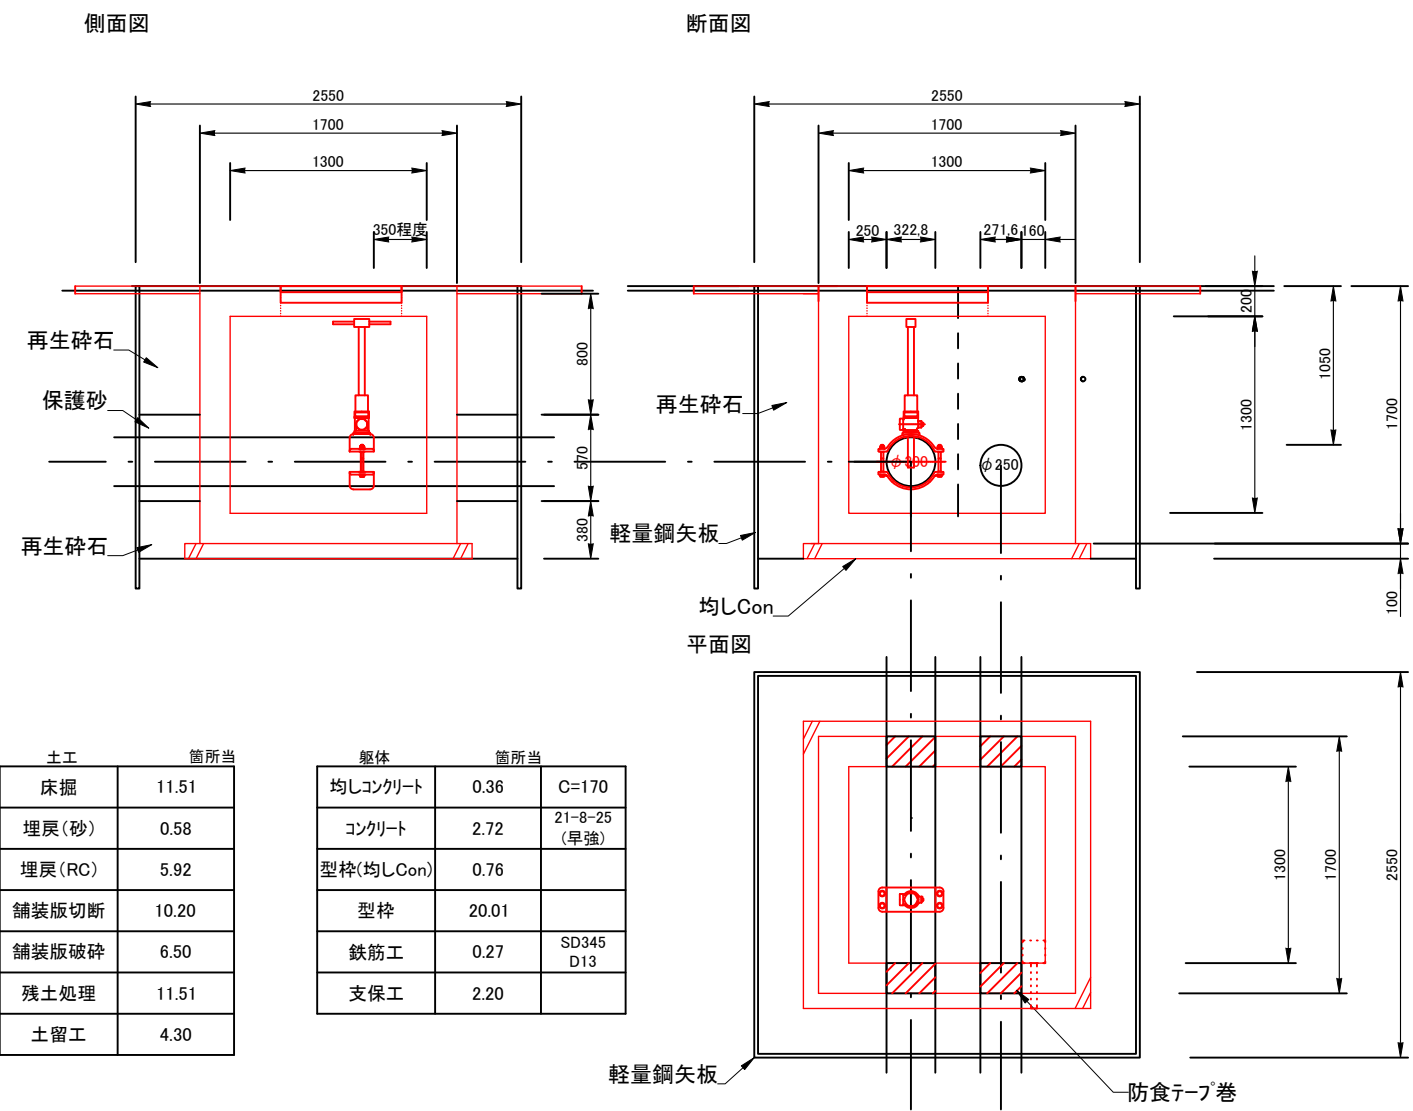


流量計室構造図 S=1:50

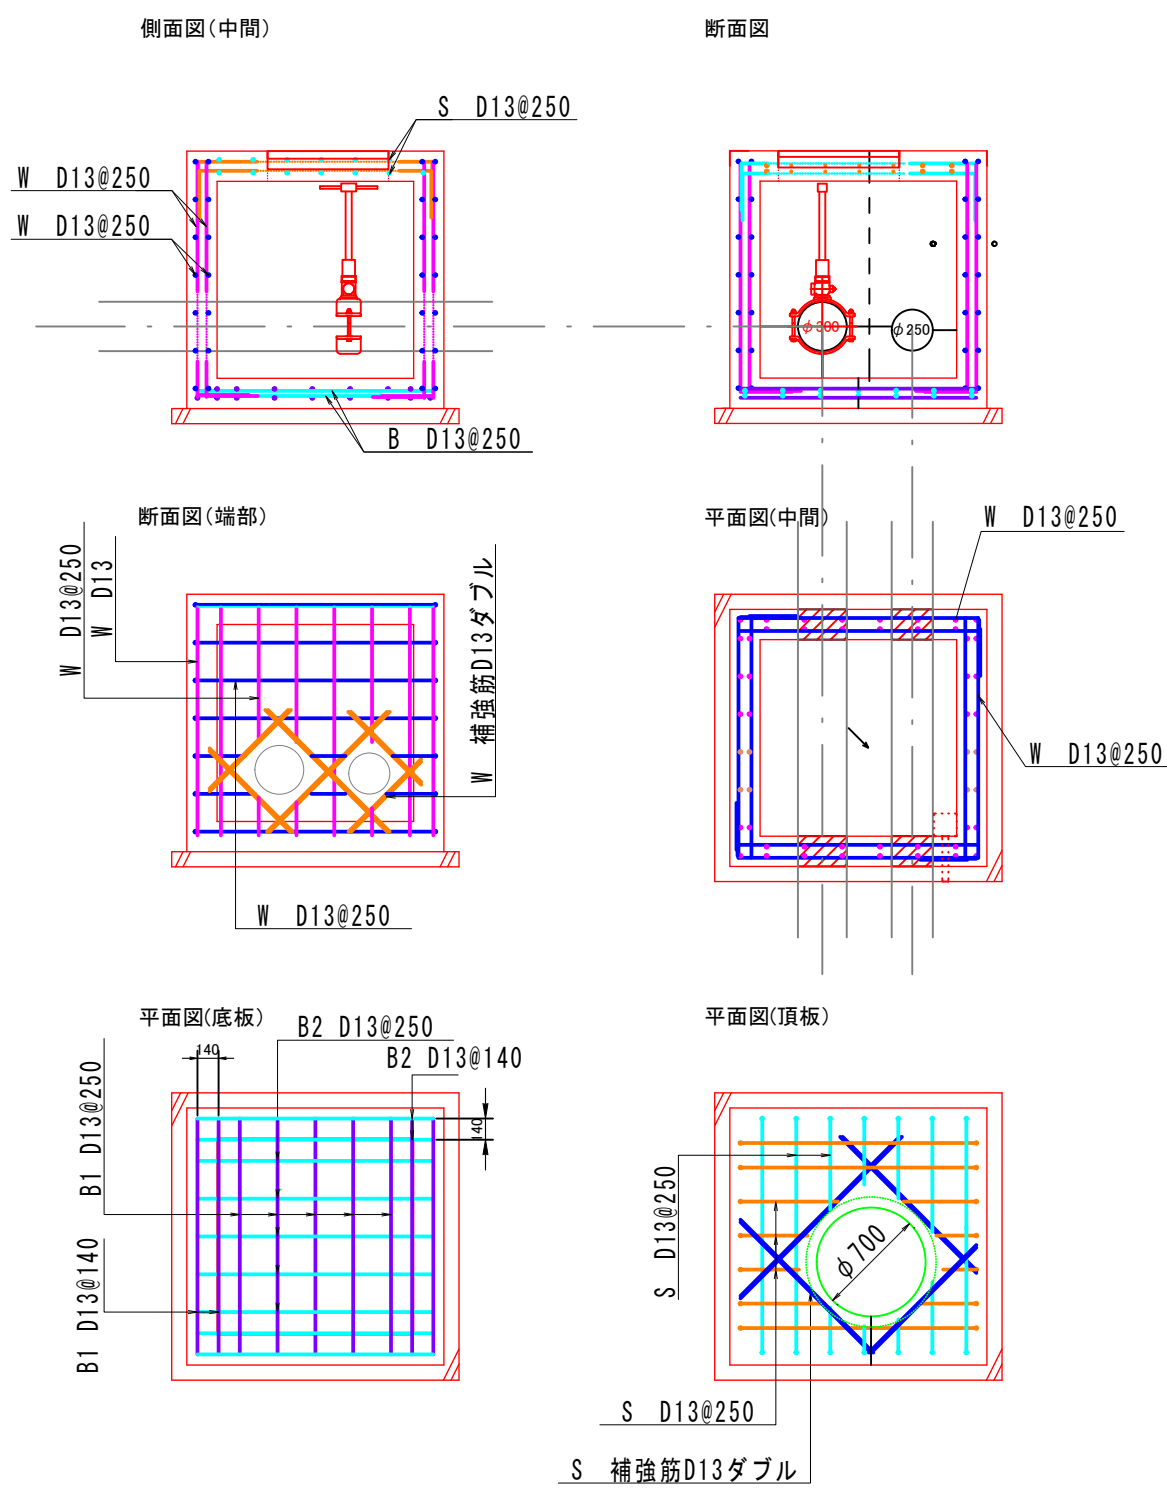


鉄筋詳細図

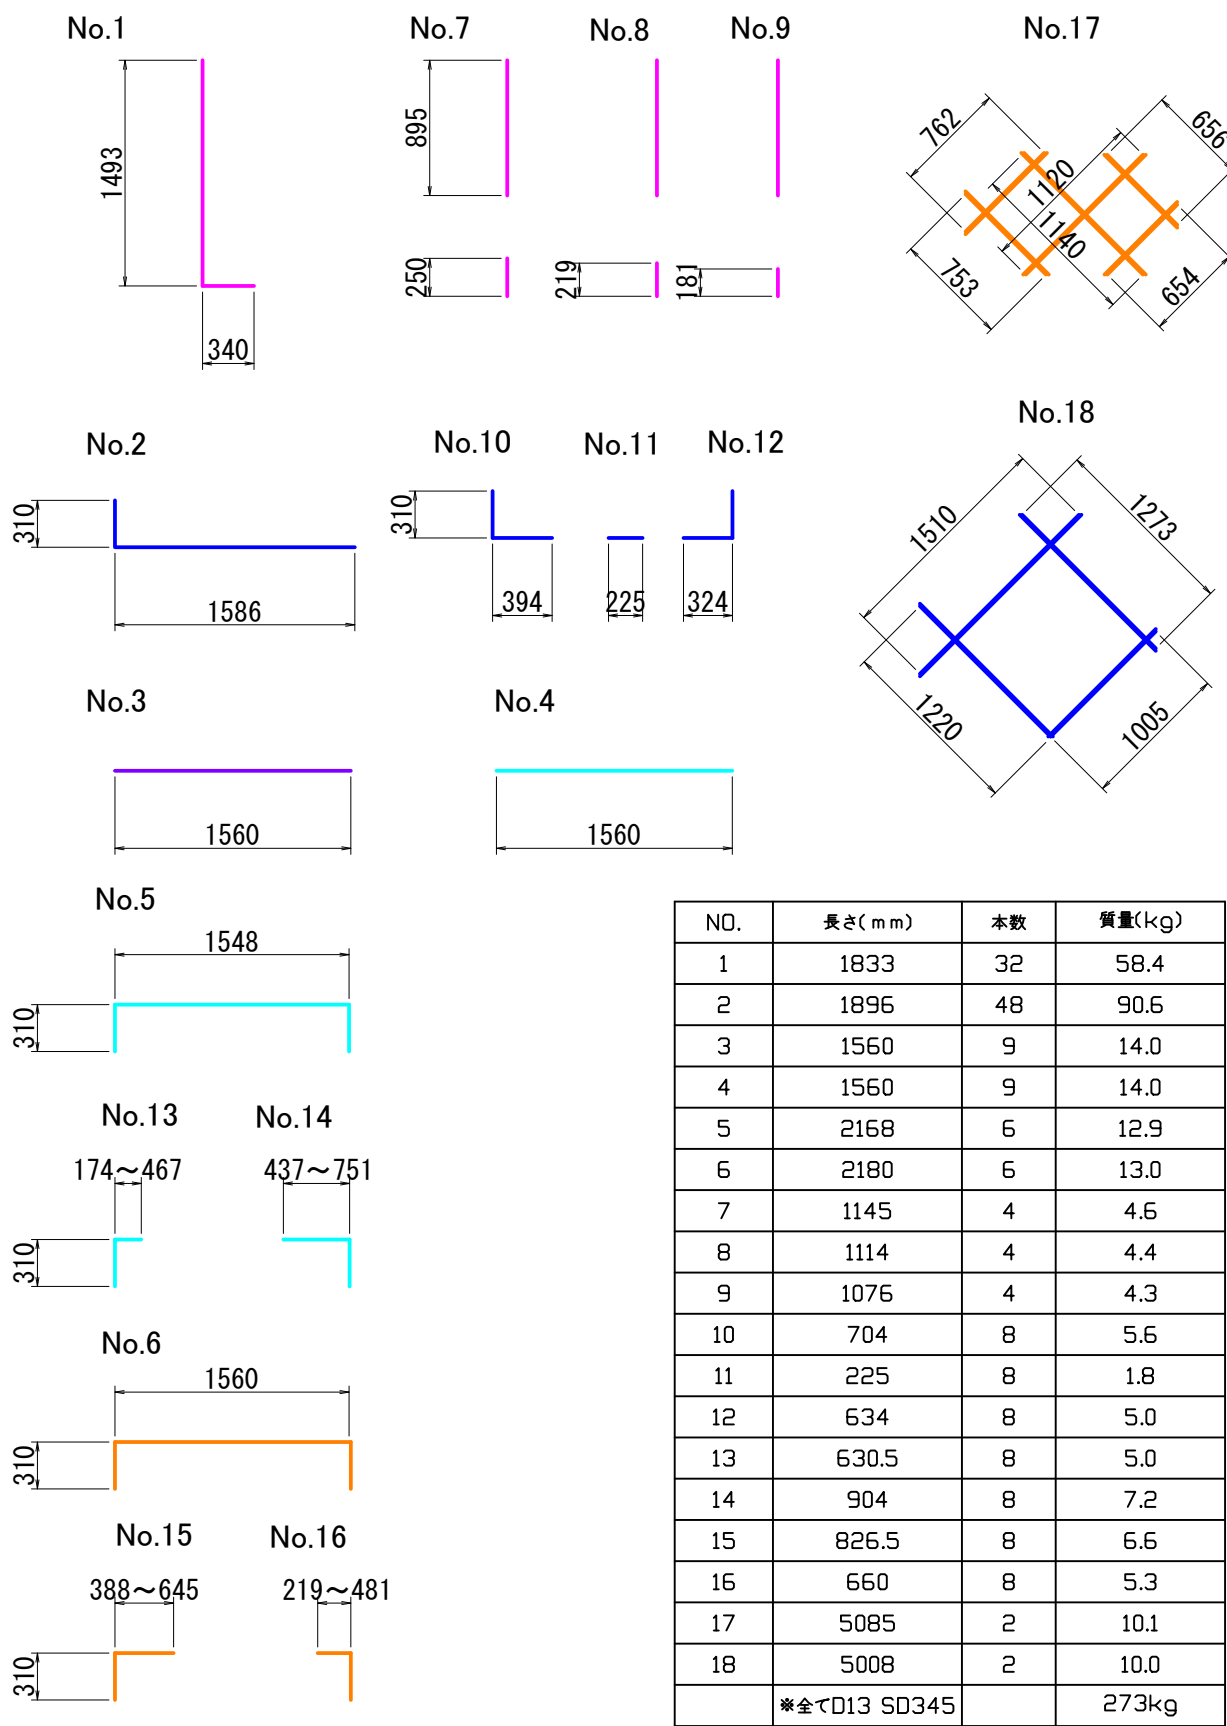


配筋かぶり標準図

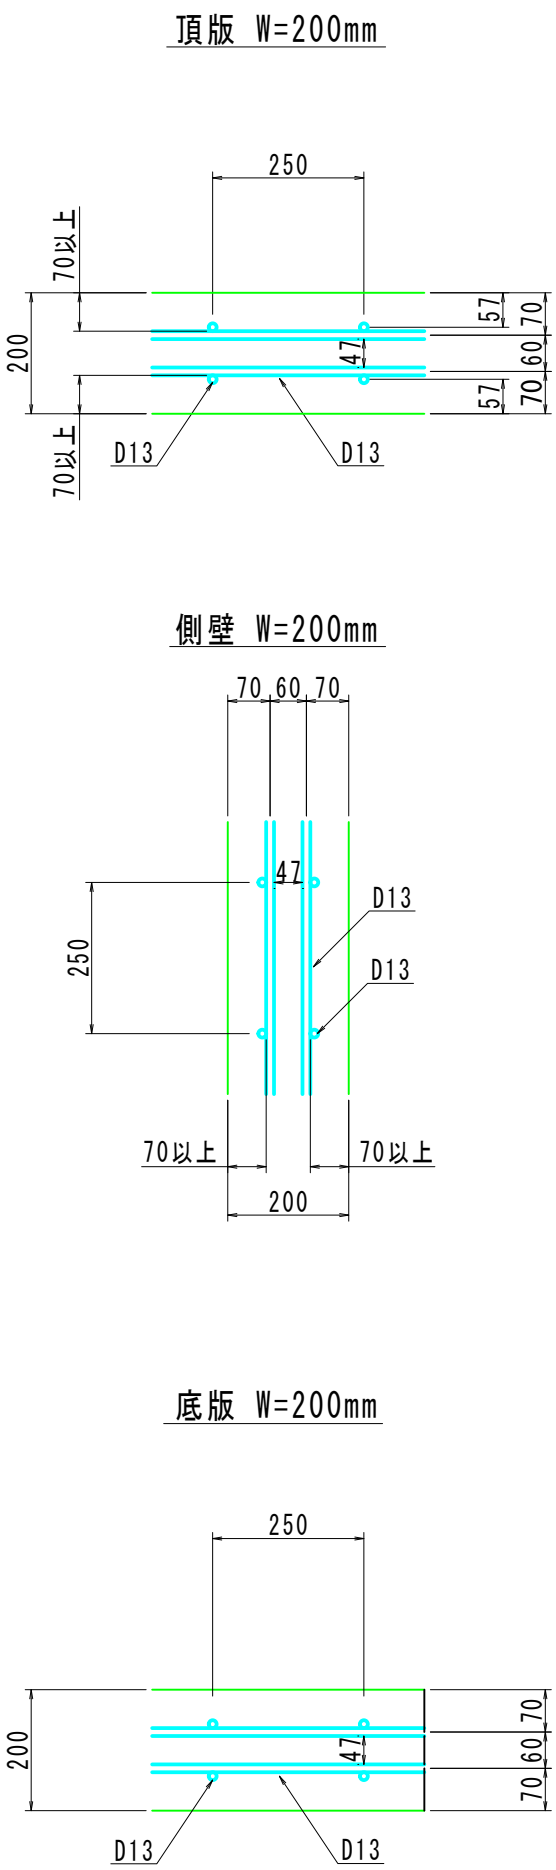

ケーブル埋設工
L=30.0m

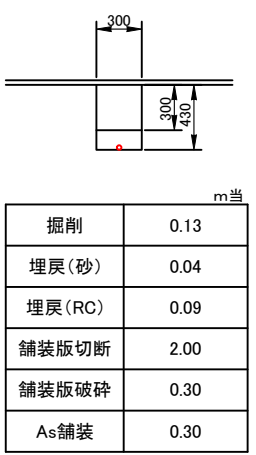

鉄蓋詳細図

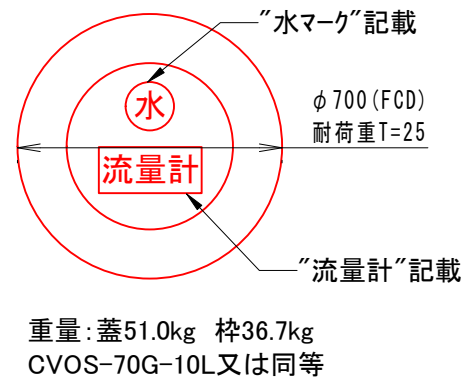

令和7年度

工事名	久礼田地区流量計設置工事			
工事箇所	南州市 久礼田			
路線名	法定外道路			
図面名称	平面配管図			
図面番号	1/1	縮尺	図示	
局長	次長	係長	係員	
事務所名	南州市上下水道局			